



PIANO TERRA - RIALZATO Scala 1:100

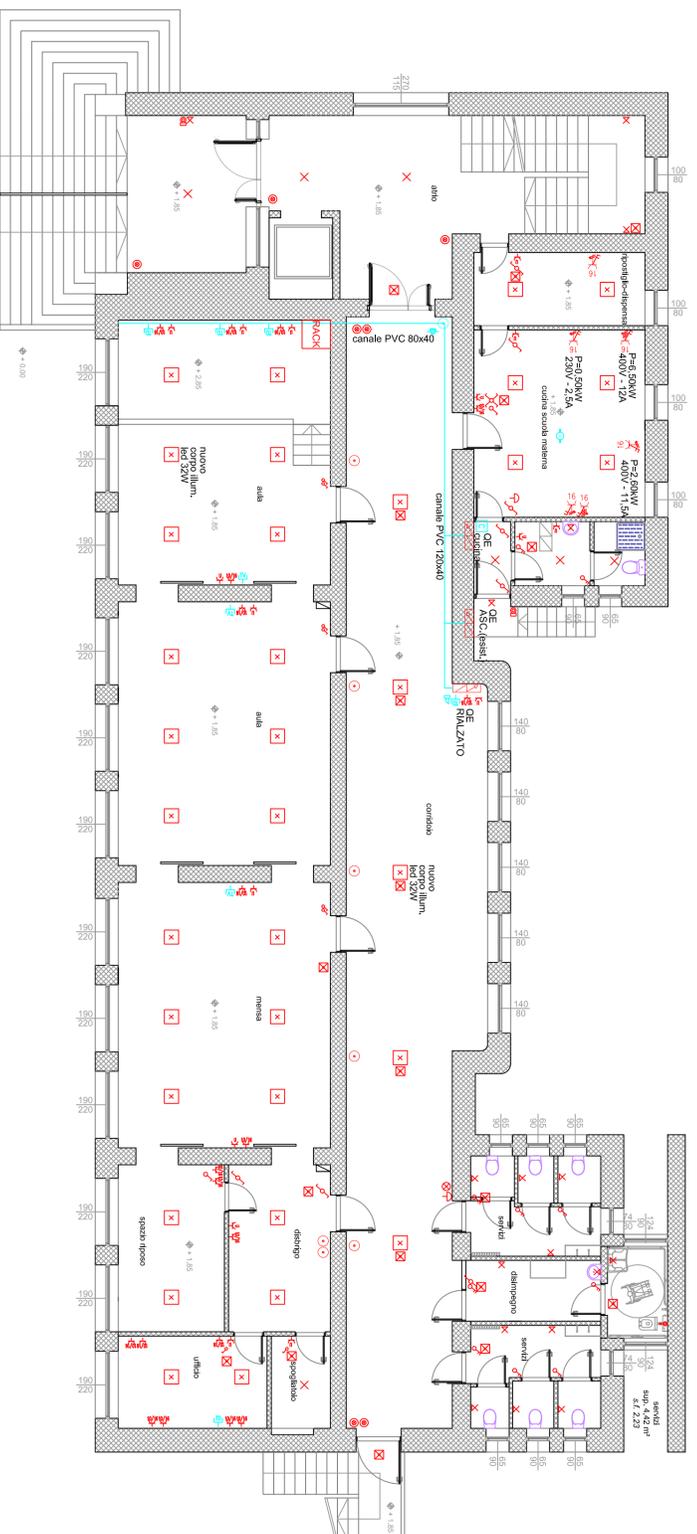

LEGENDA SEGNI GRAFICI

Simb.	Descrizione	Simb.
	Cassetta di commessione	
	Quadro elettrico - rack	
	Presse 10A	
	Presse 10/16A	
	Presse UNEL	
	Presse venticonvertitore	
	Comando tapparelle	
	Motorizzazione tapparelle	
	Collegamento equipotenziale	
	PRESE CEE	
	Aspiratore	
	Punto luce	
	Punto luce a parete	
	Lampada di emergenza	
	Pulsante unipolare	
	Rivelatore di presenza	
	Nuova installazione	
	Installazione esistente	
	Impianti ausiliari	
	Conduzione impianto ri. fumo	

PRIMO PIANO Scala 1:100

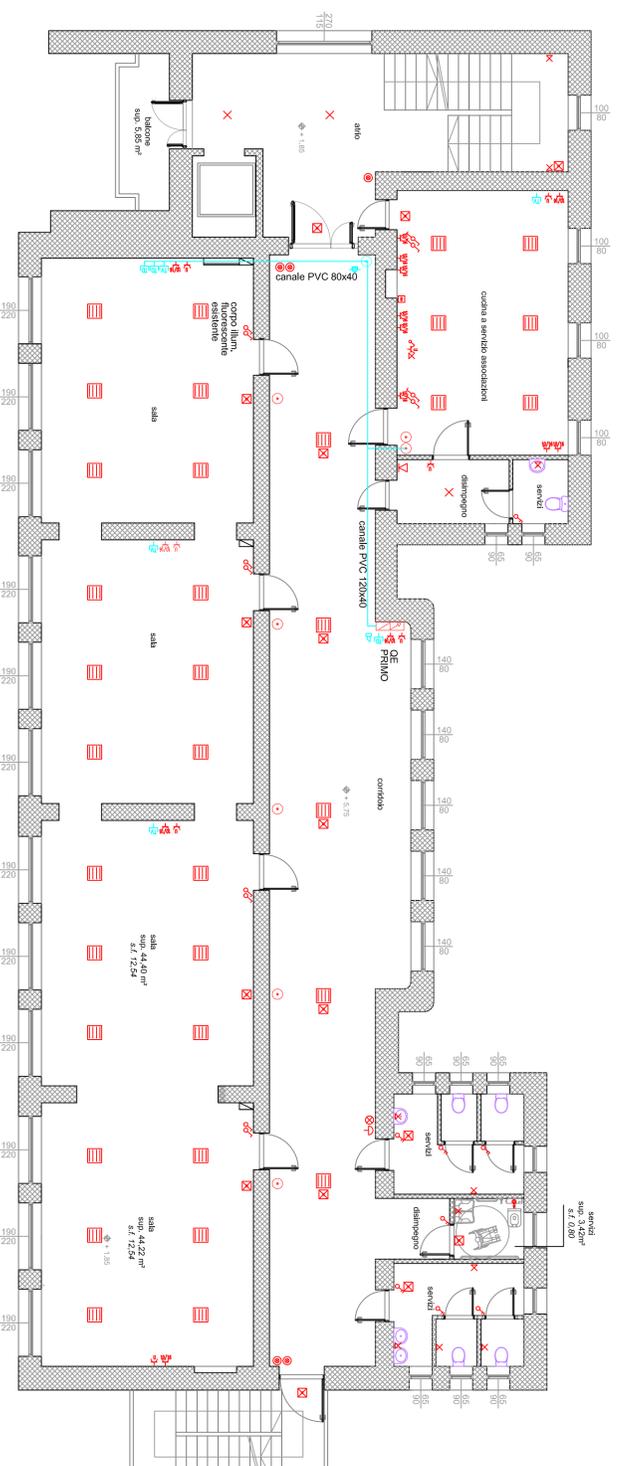

COMUNE DI GRIGNO

PROVINCIA DI TRENTO

PROGETTO ESECUTIVO di "Riqualificazione funzionale scuola elementare di Grigno" in P.ed. 1041 C.C. Grigno.

- PIANTE IMPIANTO ELETTRICO ED AUSILIARI-

- STATO DI PROGETTO

Il committente per presa visione il tecnico il tecnico progettista
 - Comune di Grigno - - Perinzi William Merandelli -

Il tecnico progettista
 - Perinzi Sandro Zorica -
 COLLEGIO PERITI INDUSTRIALI
 TRENTO
 SETTORE ELETTRICO
 per. lida ZORICA SANDRO
 Iscrizione Albo n. 1455

LI, sett. 2017

TAV. EL3